




PLANTA TÉRREO
QUADRA PITOMBEIRA
Escala: 1/50

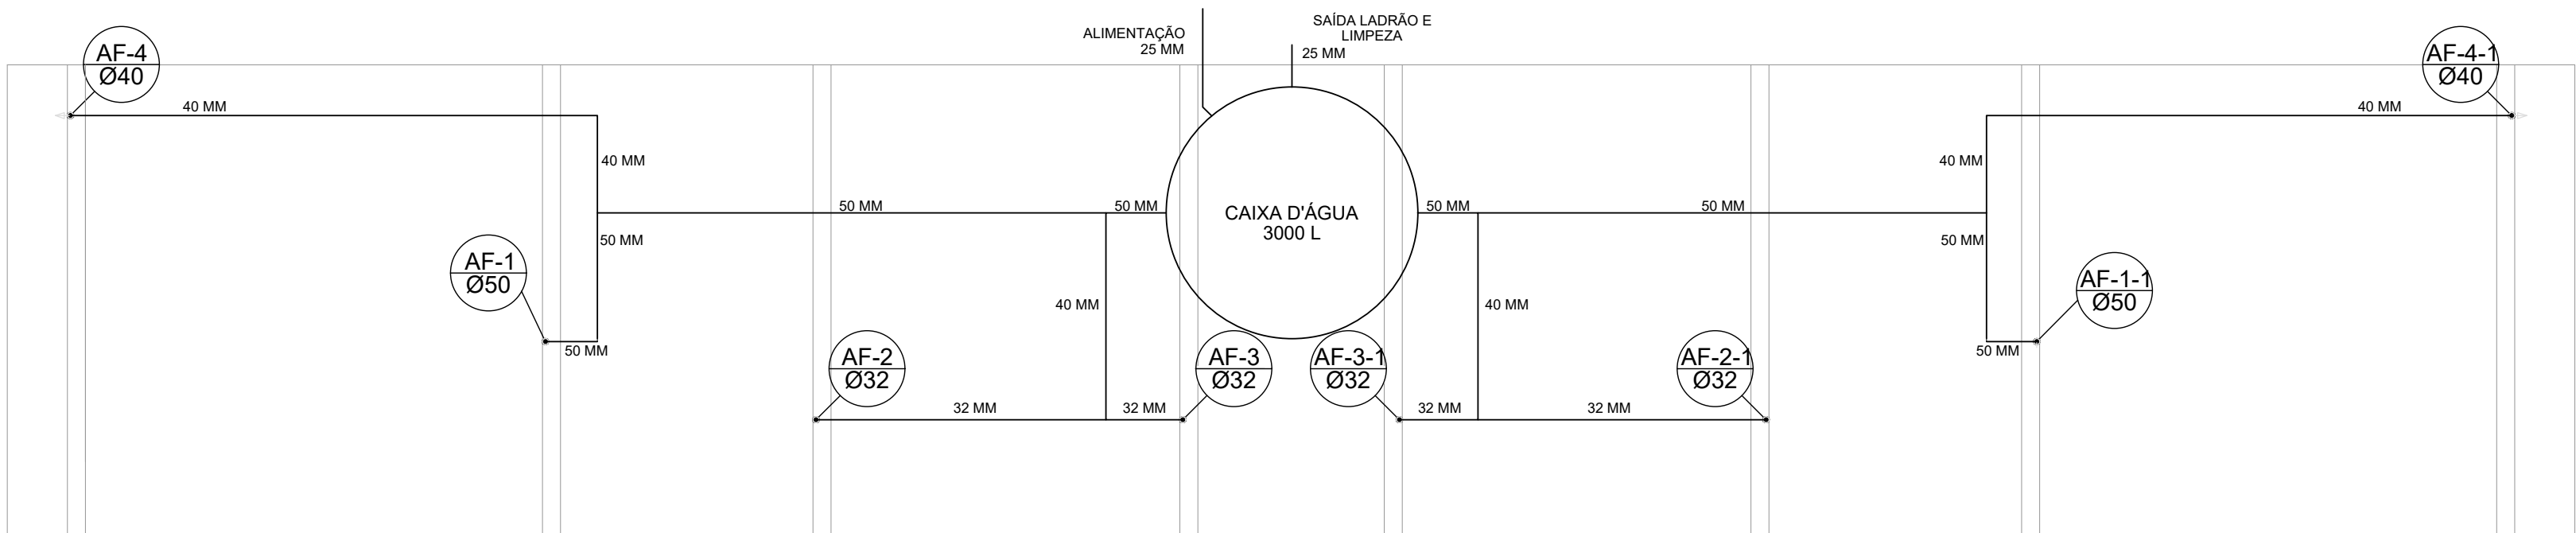


PLANTA SOBRE LAJE
QUADRA PITOMBEIRA
Escala: 1/50

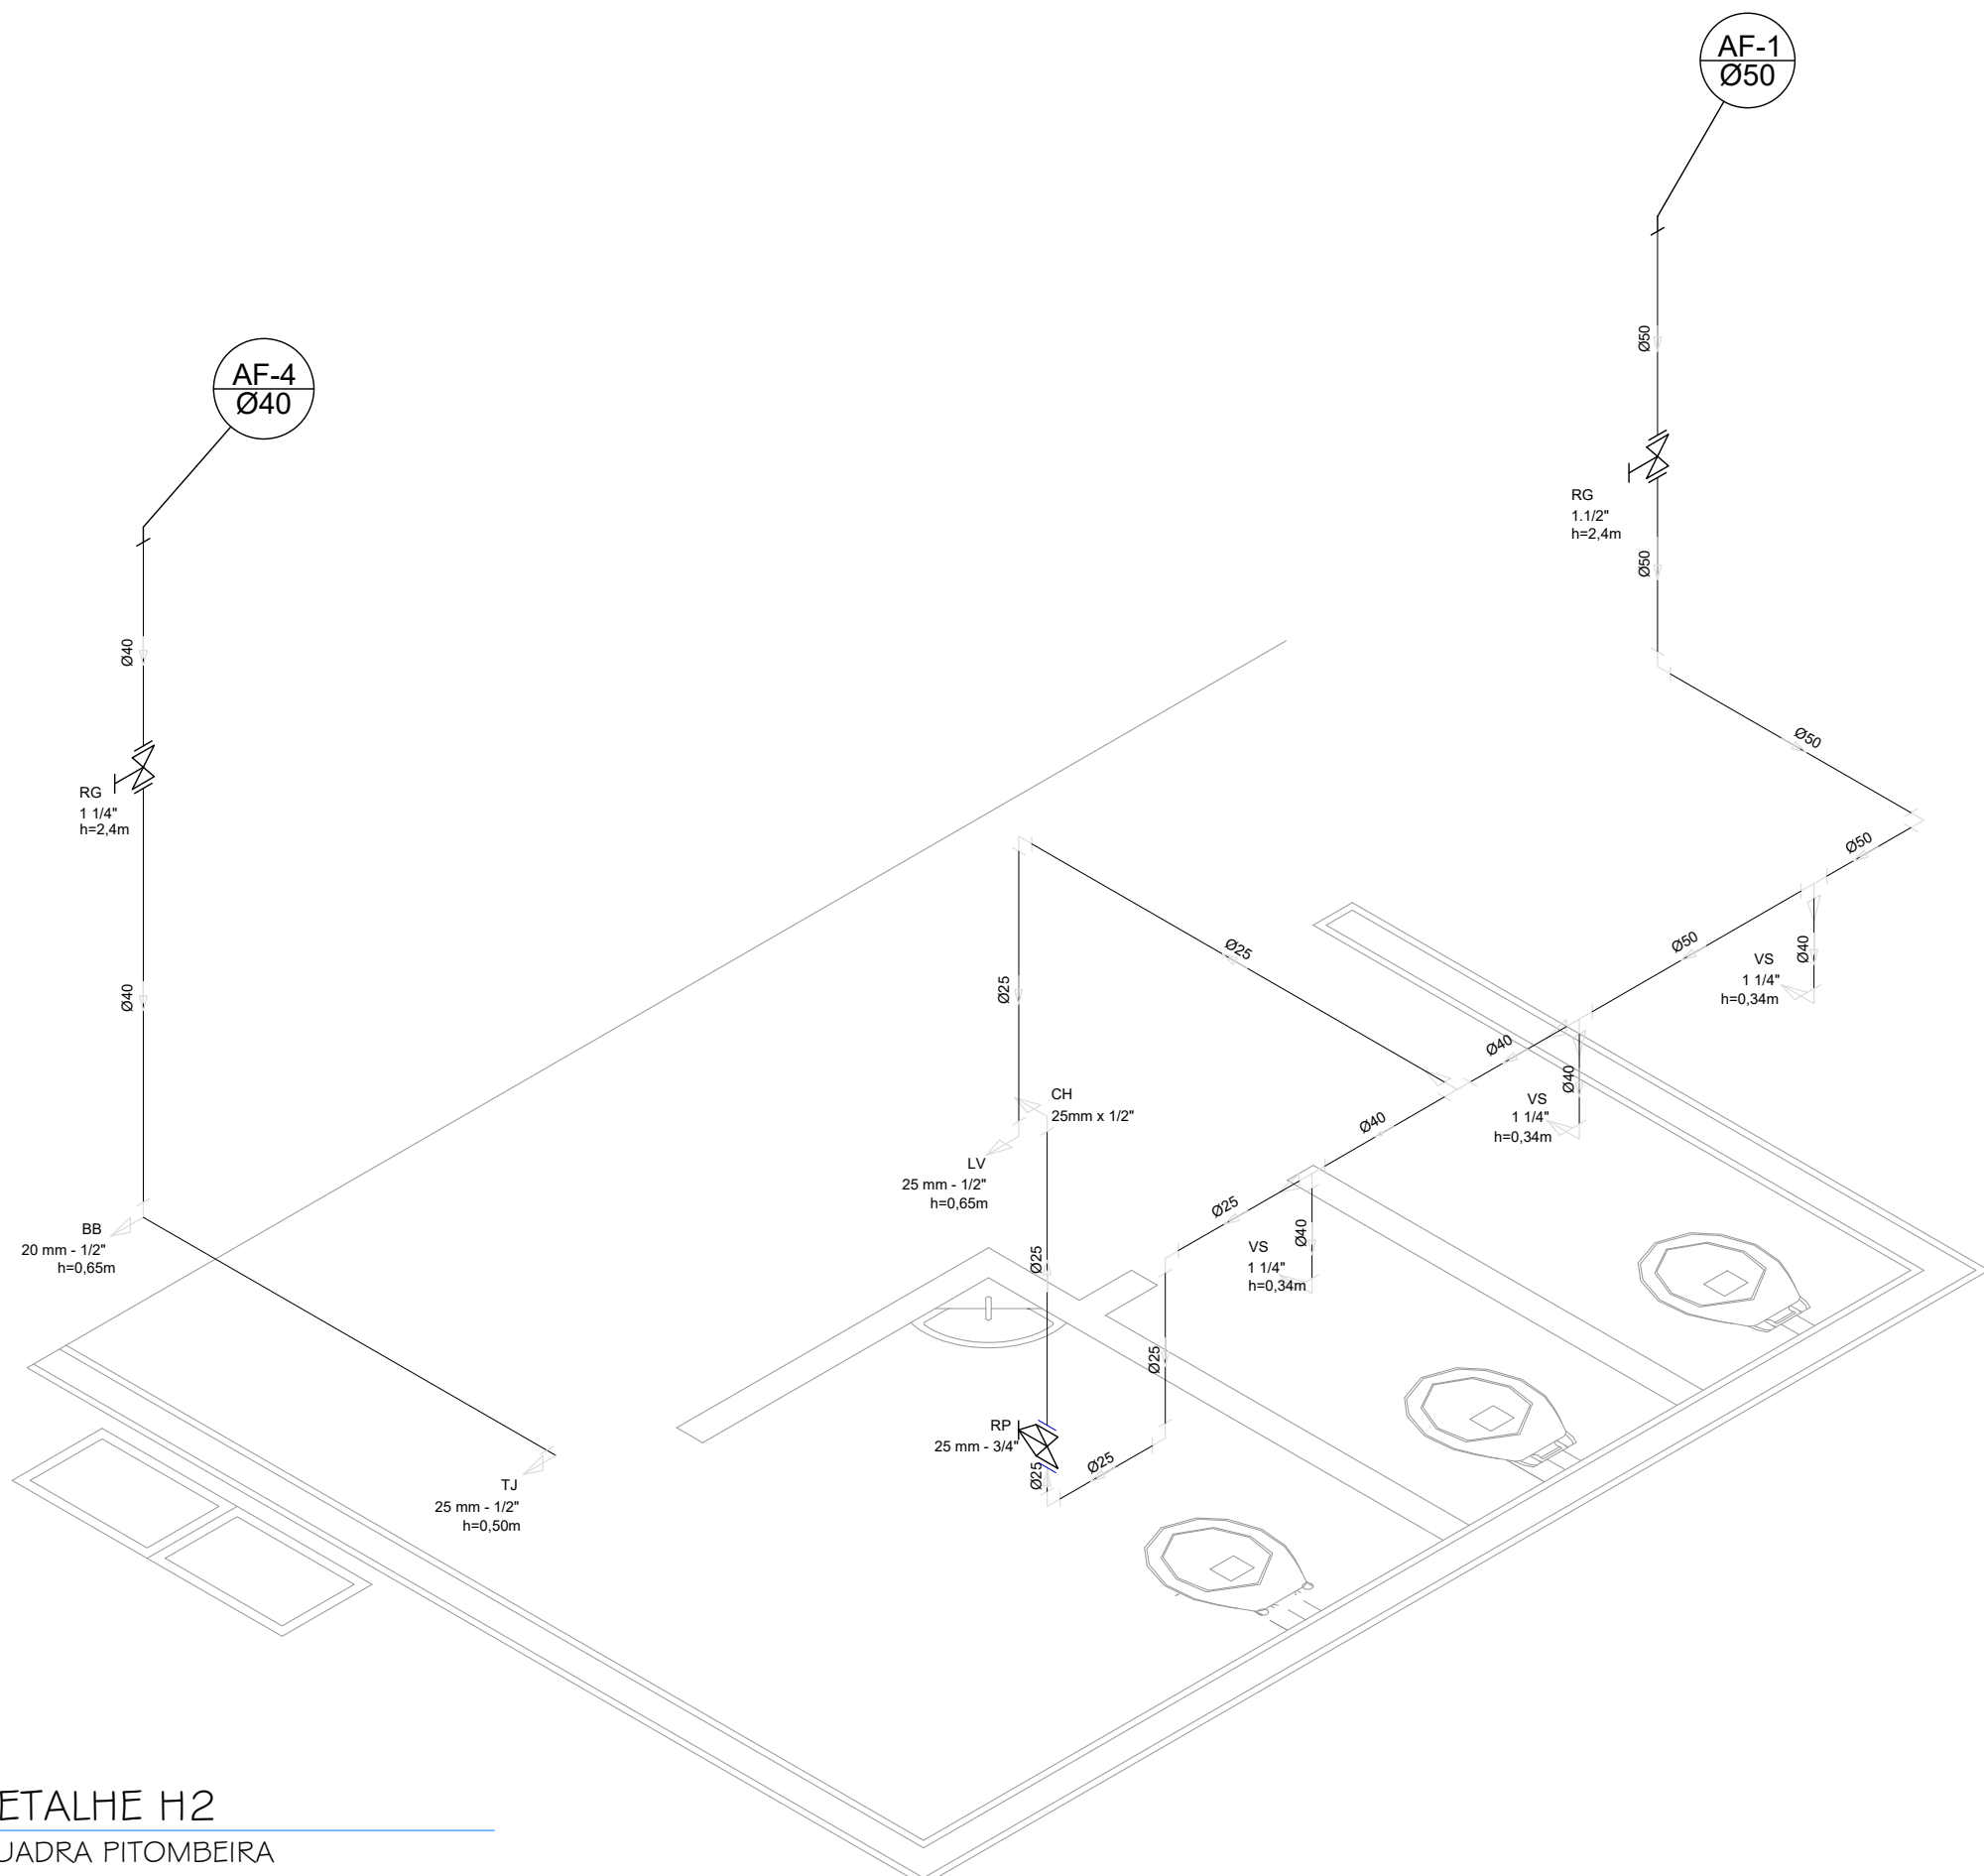

DETALHE H2
QUADRA PITOMBEIRA
Escala: 1/25

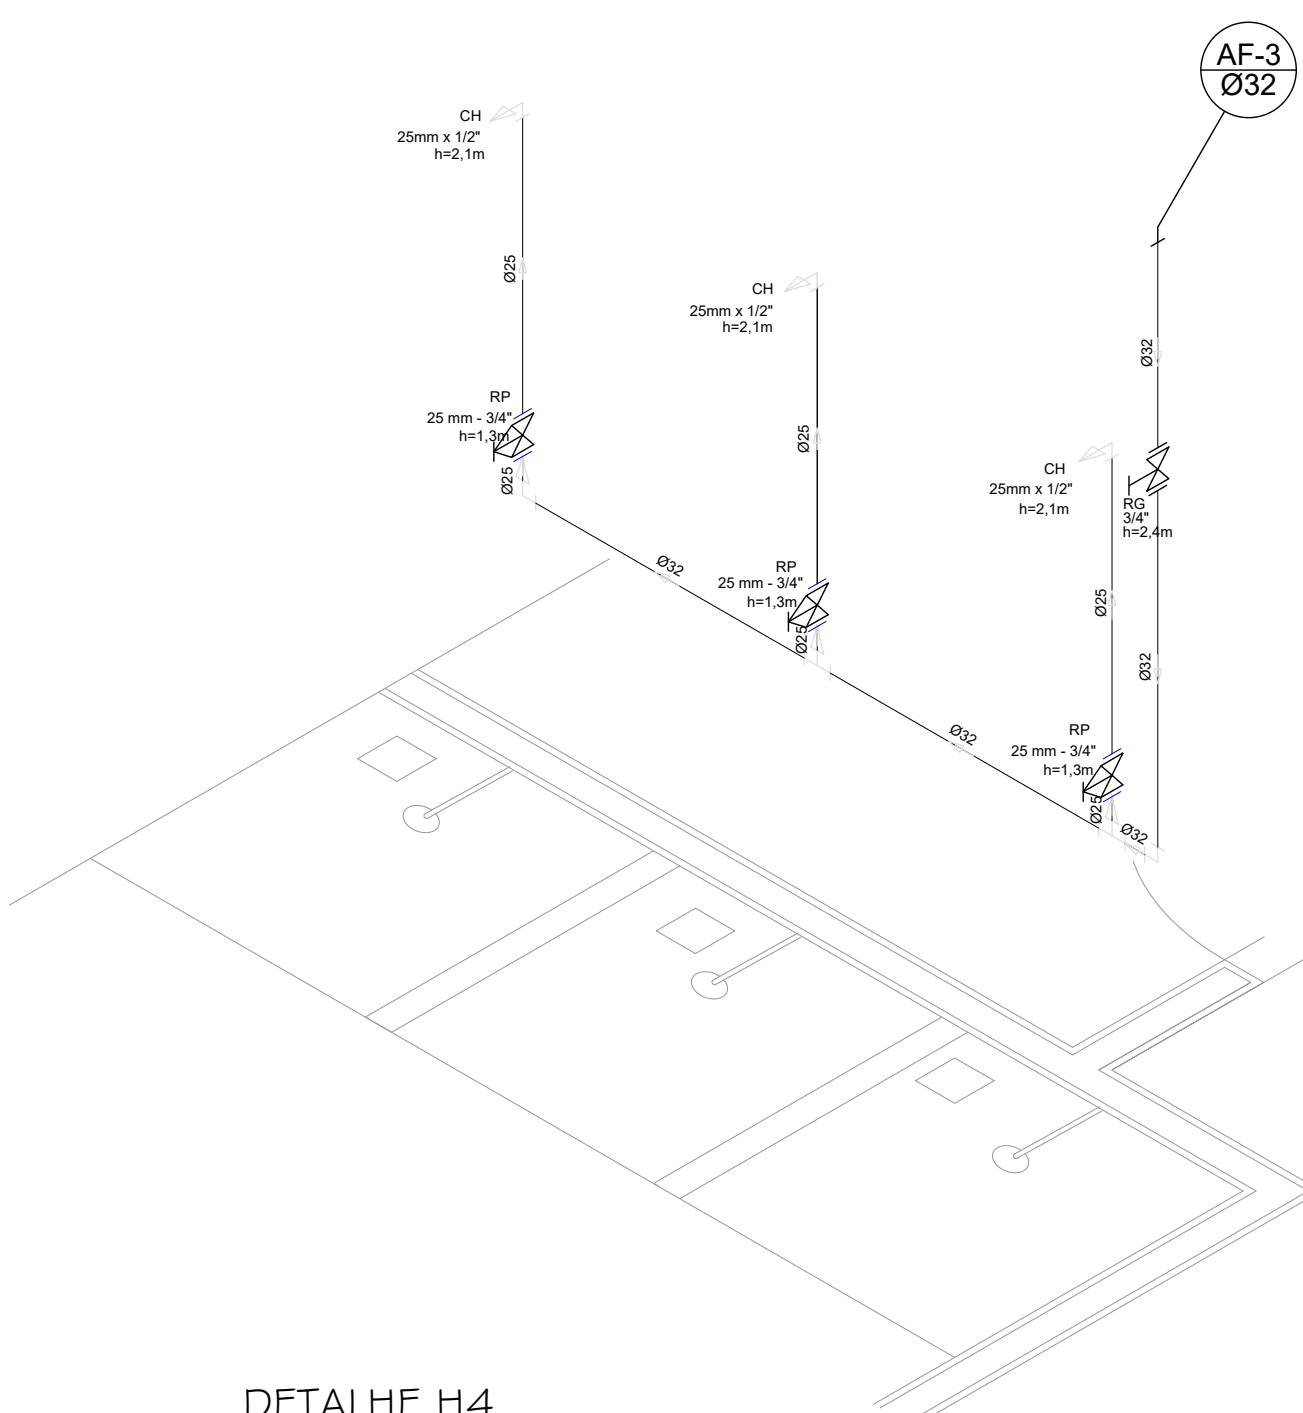

DETALHE H4
QUADRA PITOMBEIRA
Escala: 1/25

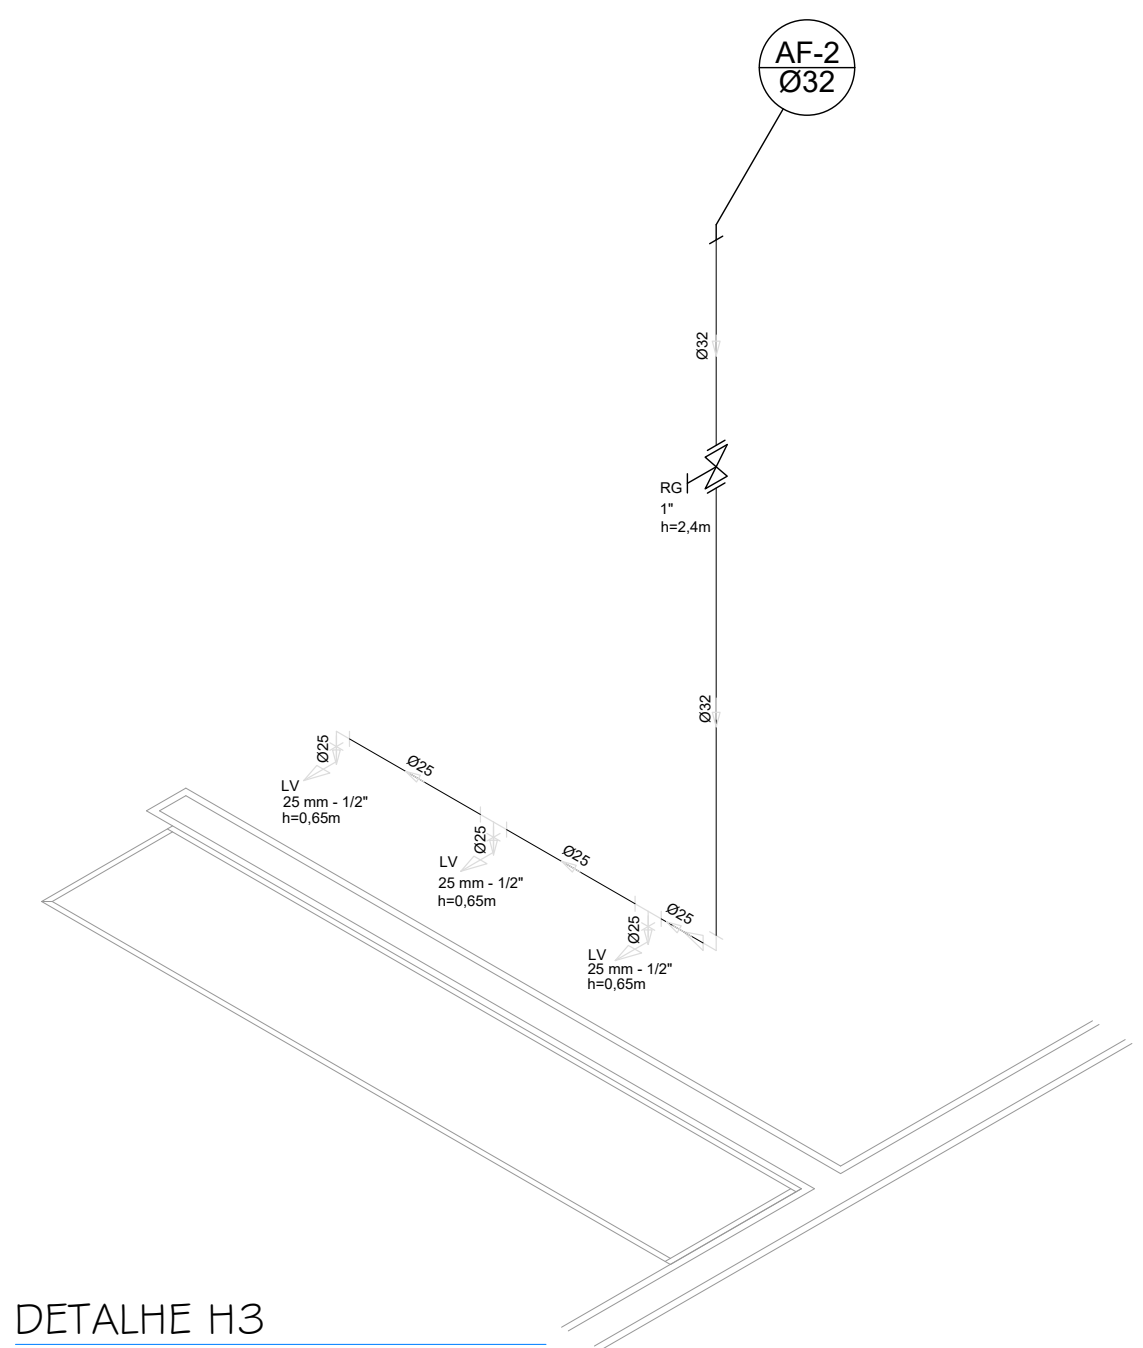

DETALHE H3
QUADRA PITOMBEIRA
Escala: 1/25

Legenda	
	RG - Registro bruto gaveta com PVC soldável
	RP - Registro de Pressão com PVC soldável
	RG - Registro de gaveta c/canopla cromada c/PVC soldável
CH - PONTO DO CHUVEIRO	
LV - PONTO LAVATÓRIO DE BANCADA	
TJ - PONTO TORNEIRA DE JARDIM	
BB - PONTO BEBEDOURO	
VS - PONTO VASO SANITÁRIO	

Lista de Materiais		
Aparelho		
Torneira de jardim		2 pç
25mm x 1/2"		
Chuveiro		8 pç
25mm x 1/2"		
Torneira de lavatório		8 pç
25 mm - 1/2"		
Vaso Sanitário p/ Válvula de Descarga de 1 1/4"		6 pç
40mm - 1 1/2"		
Metals		
Registro de gaveta bruto ABNT		
3/4"		1 pç
1.1/2"		2 pç
Registro de gaveta c/ canopla cromada		
1.1/2"		2 pç
1 1/4"		2 pç
1"		2 pç
3/4"		2 pç
Registro de pressão c/ canopla cromada		
3/4"		8 pç
PVC Acessórios		
Engate flexível plástico		
1/2 - 30cm		10 pç
PVC misto soldável		
Luva soldável c/ rosca		
25 mm - 3/4"		8 pç
PVC rígido soldável		
Adapt sold.curto c/bolsa-rosca p registro		
40 mm - 1 1/4"		4 pç
25 mm - 3/4"		12 pç
32 mm - 1"		4 pç
50 mm - 1.1/2"		4 pç
Bucha de redução sold. curta		
50 mm - 40 mm		2 pç
Bucha de redução sold. longa		
40 mm - 25 mm		4 pç
Joelho 90° soldável		
25 mm		15 pç
32 mm		6 pç
50 mm		8 pç
Joelho de redução 90 soldável		
32 mm - 25 mm		4 pç
Luva soldável		
32 mm		4 pç
Luva redeção soldável		
40 mm - 32 mm		4 pç
50 mm - 40 mm		2 pç
Tubos		
20 mm		13 m
25 mm		42 m
32 mm		28 m
40 mm		30 m
50 mm		36 m
Tê 90 soldável		
25 mm		5 pç
40 mm		8 pç
50 mm		4 pç
Tê de redução 90 soldável		
32 mm - 25 mm		4 pç
50 mm - 40 mm		2 pç
União soldável		
20 mm		6 pç
50 mm		2 pç
Flange para caixa dagua		
25 mm		3 pç
50 mm		2 pç
PVC soldável azul c/ bucha latão		
Joelho 90° soldável com bucha de latão		
40 mm - 1 1/4"		2 pç
Joelho de redução 90° soldável com bucha de latão		
25 mm - 1/2"		16 pç

Proprietário:		Autor:	Thamires Dantas de Oliveira Godairo Engenharia Civil CREA. 211.825.494-6
Execução:		Fiscalização:	
Título: CONSTRUÇÃO DE QUADRA POLIESPORTIVA DESCOBERTA, NO MUNICÍPIO DE MAXARANGUAPE/RN - CR: 1.066.173-03/2019 PROJETO HIDRÁULICO			
Endereço: CENTRO, ZONA URBANA, MAXARANGUAPE/RN.			
Conteúdo:	PLANTA BAIXA PLANTA SOBRE LAJE DETALHES		Prancha: 01/01
Desenho:	THAMIRES GODEIRO	Escala:	INDICADAS
Data:	JULHO/2020		
Modificação:	Observação:		

DIREITOS AUTORAIS RESERVADOS: PROIBIDA QUALQUER MODIFICAÇÃO NO TODO OU EM PARTE, SEM AUTORIZAÇÃO POR ESCRITO DO AUTOR DO PROJETO