




PLANTA BAIXA-PARTE 01
QUADRA PITOMBEIRA
Escala: 1/25

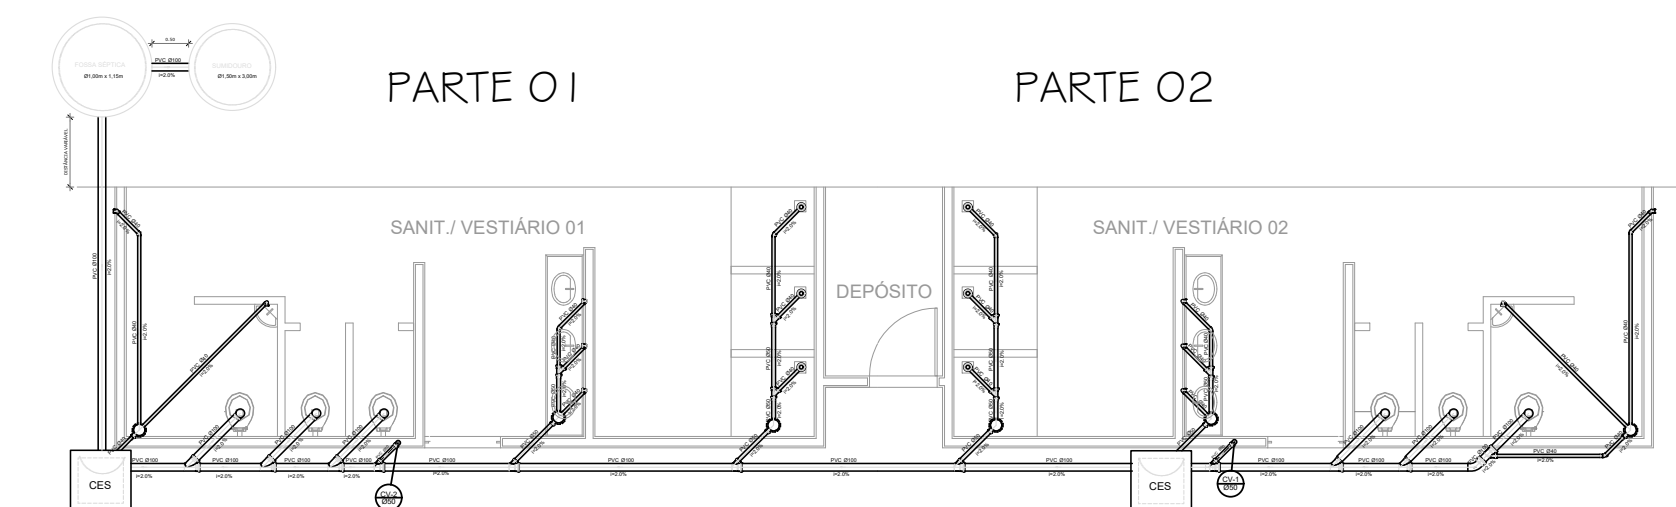


LOCALIZAÇÃO
QUADRA PITOMBEIRA
Escala: 1/100

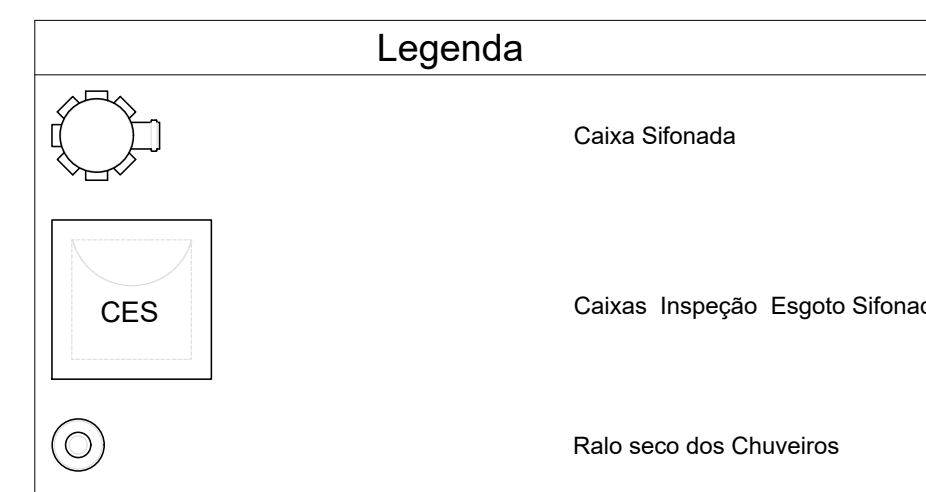


Lista de Materiais		
Caixas de Passagem		
Caixa de inspeção de esgoto em alvenaria		2 pc
CES- 60x60 cm		
PVC Acessórios		
Caixa sifonada	150x150x50	6 pc
Ralo sifonado alt. reg. saída 40	100 mm - 40 mm	6 pc
Sifão de copo p/ pia e lavatório	1" - 1.1/2"	8 pc
Válvula p/ lavatório e tanque	1"	8 pc
PVC Esgoto		
Curva 45 curta	100 mm	1 pc
Curva 90 curta	40 mm	16 pc
Joelho 45	40 mm	7 pc
Joelho 90	100 mm	6 pc
Joelho 90 c/anel p/ esgoto secundário	40 mm - 1.1/2"	10 pc
Junção simples	100 mm - 50 mm	5 pc
100 mm - 100 mm		5 pc
50 mm - 40 mm		6 pc
Tubo PVC ponta-bolsa c/ virola	50 mm - 2"	12.0 m
Tubo rígido c/ ponta e bolsa soldável	40 mm	5.50 m
Tubo rígido c/ ponta lisa	100 mm - 4"	36.0 m
40 mm - 4"		42.0 m
50 mm - 2"		6.00 m
Ventilação		
Curva 90 curta	50 mm	2 pc
Tubo PVC ponta-bolsa c/ virola	50 mm - 2"	3.50 m

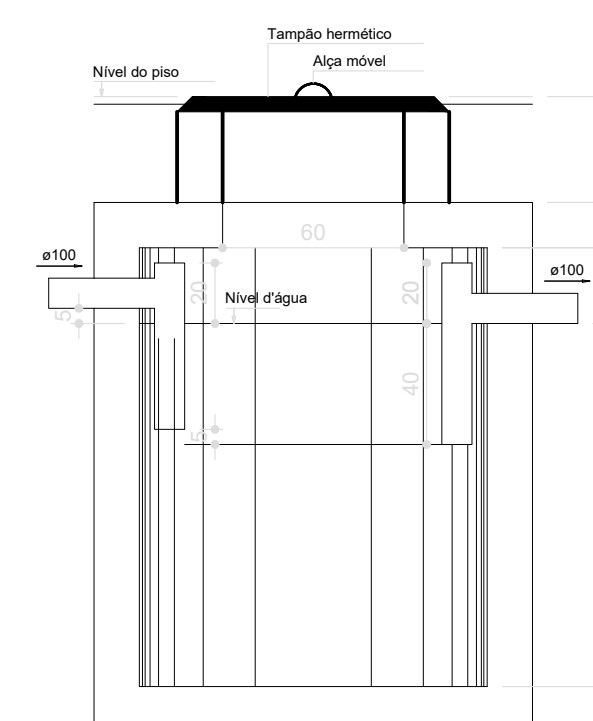

CORTE TANQUE SÉPTICO
QUADRA PITOMBEIRA
Escala: 1/25

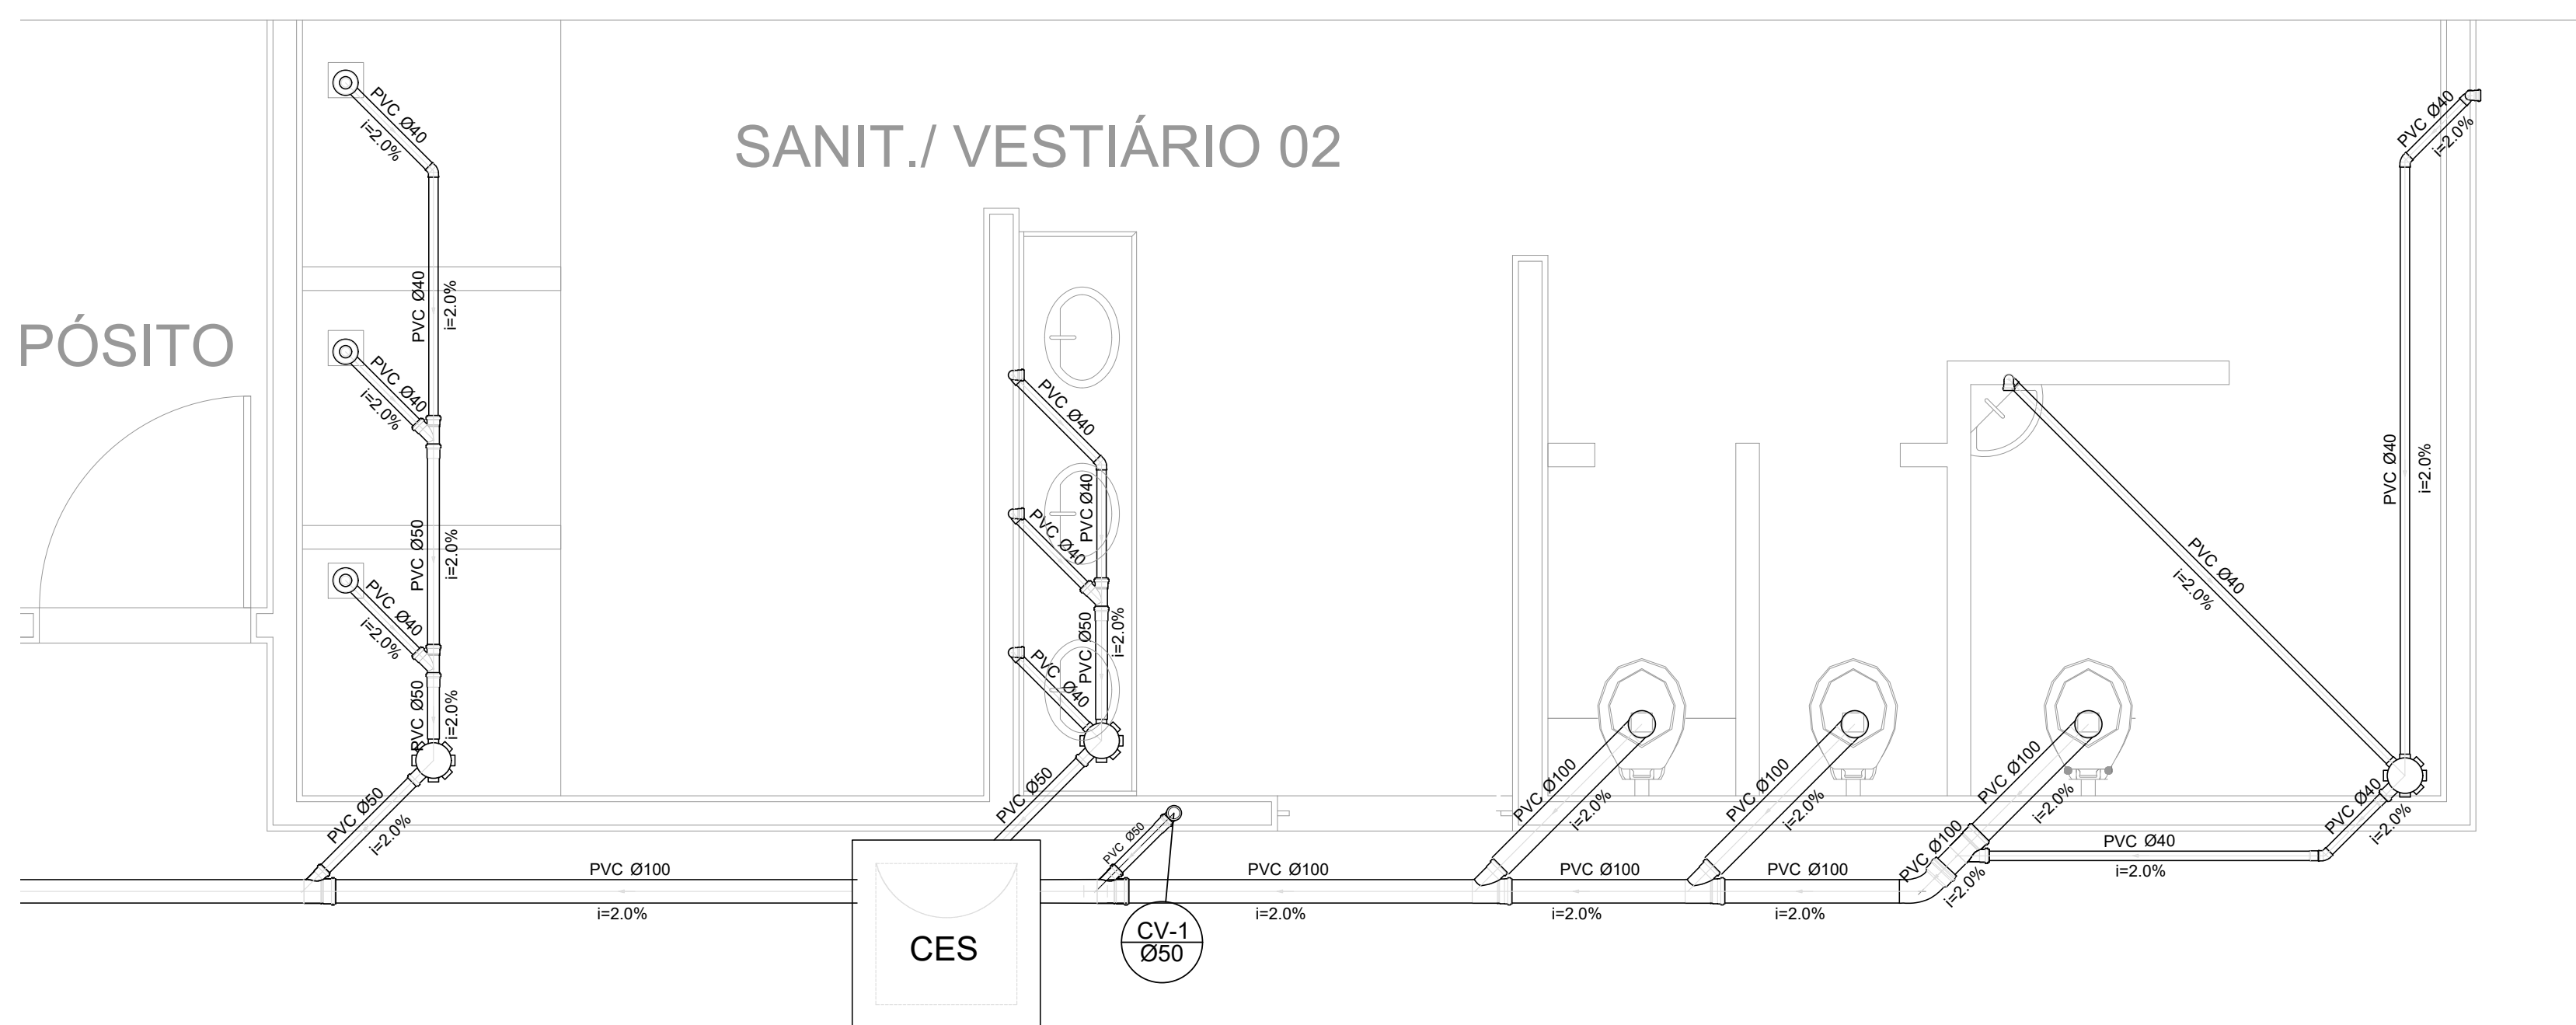

PLANTA BAIXA-PARTE 02
QUADRA PITOMBEIRA
Escala: 1/25

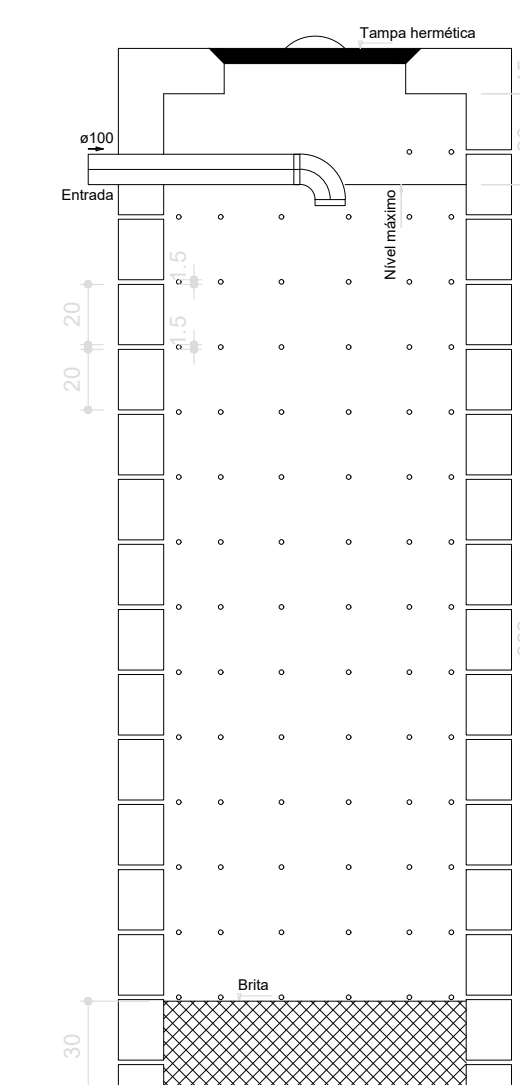

CORTE SUMIDOURO
QUADRA PITOMBEIRA
Escala: 1/25

Proprietário: <i>Thamires Dantas de Oliveira Godaíro</i>	Autor: Thamires Dantas de Oliveira Godaíro Engenharia Civil CREA. 211.825.494-6
Execução:	Fiscalização:
Título: CONSTRUÇÃO DE QUADRA POLIESPORTIVA DESCOBERTA, NO MUNICÍPIO DE MAXARANGUAPE/RN - CR: 1.066.173-03/2019 PROJETO SANITÁRIO	
Endereço: CENTRO, ZONA URBANA, MAXARANGUAPE/RN.	
Conteúdo: PLANTA BAIXA PLANTA SOBRE LAJE DETALHES	Prancha: 01 / 01
Desenho: THAMIRES GODEIRO	Escalas: INDICADAS
Modificação:	Data: JULHO/2020
Observação:	

DIREITOS AUTORAIS RESERVADOS. PROIBIDA QUALQUER MODIFICAÇÃO NO TODO OU EM PARTE, SEM AUTORIZAÇÃO POR ESCRITO DO AUTOR DO PROJETO